




2 Hidr Planta de Coberta  
1 : 20

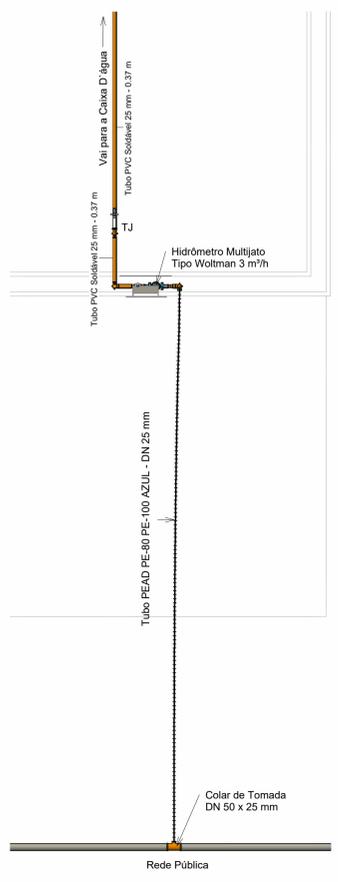

7 Hidr Ramal de entrada  
1 : 25

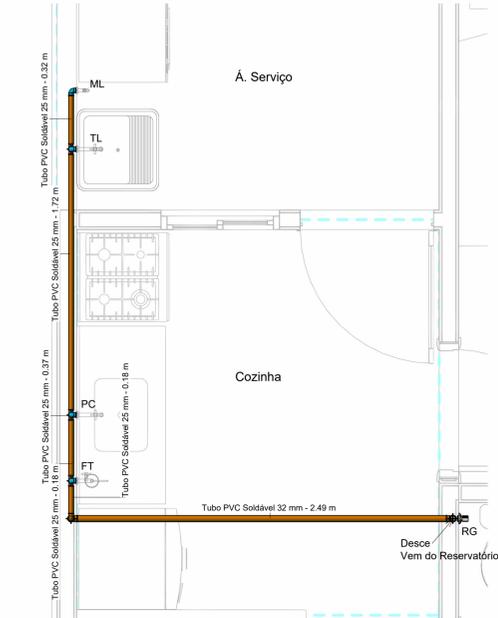


6 Hidr PB Coz/Á. Serviço  
1 : 20

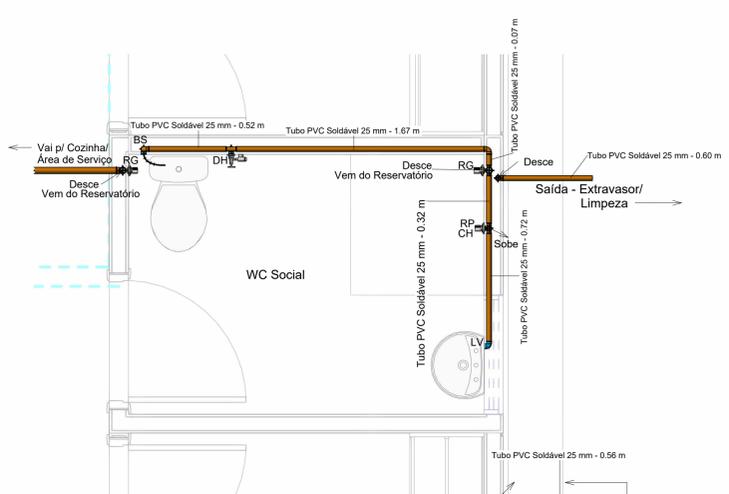

5 Hidr Planta Baixa WC  
1 : 20

4 Isométrico hidráulica

- Legenda:
- CH = Chuveiro
  - BS = Bacia Sanitária
  - LV = Lavatório
  - FT = Filtro
  - PC = Pia de Cozinha
  - TL = Tanque de Lavar
  - ML = Máquina de Lavar
  - RG = Registro de Gaveta
  - RP = Registro de Pressão
  - DH = Duchinha Higiênica
  - TJ = Torneira de Jardim
  - CS = Caixa Sifonada
  - CAE = Caixa Anti Espuma
  - TV = Tubo de Ventilação
  - TQ = Tubo de Queda
  - TL/EX = Tubo de Limpeza/Extravosor

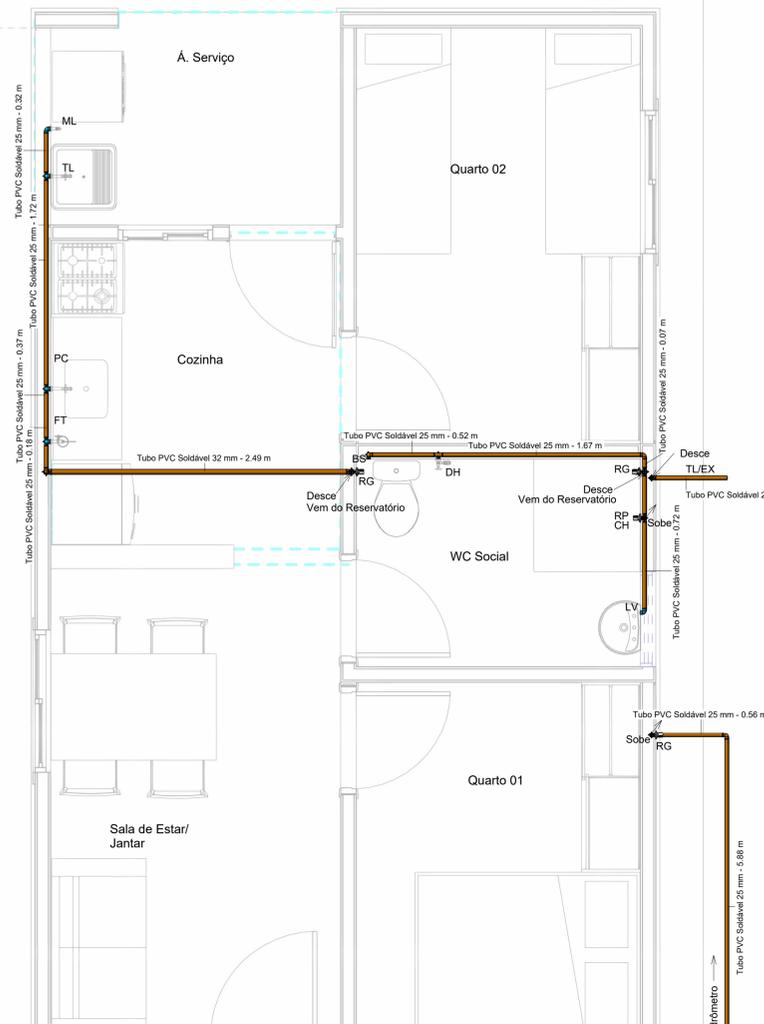

1 Hidráulica Planta Baixa  
1 : 25

INS	NO	CI
ST	QD	LT
SLT	VL	

PROPRIETÁRIO  
PROJETO  
CONSTRUÇÃO

Folha: <b>01/04</b>	<b>PROJETO HIDROSSANITÁRIO</b> PROGRAMA PARCEIROS DA HABITAÇÃO UNIDADE HABITACIONAL	
PROJETO: UNIDADE HABITACIONAL	responsável Técnico:	
LOCAL: Diversos Municípios da Paraíba	Antônio Veloso da S. L. Neto CREA/PB: 160023239-7 Engº Civil	DATA: 29/04/2025
PROPRIETÁRIO: COMPANHIA ESTADUAL DE HABITAÇÃO POPULAR- CEHAP		Quadro de áreas
Escala: 1/20 1/20 1/20 1/25 1/25	Desenho: Detalhamento Caixa d'água Hidr PB Cozinha, Serviço Hidr Planta Baixa WC Hidr Planta de Coberta Hidr Ramal de entrada Hidráulica Planta Baixa Isométrico hidráulica	Referência para arquivo P.M. Firma