




CHPPRC202501303V01

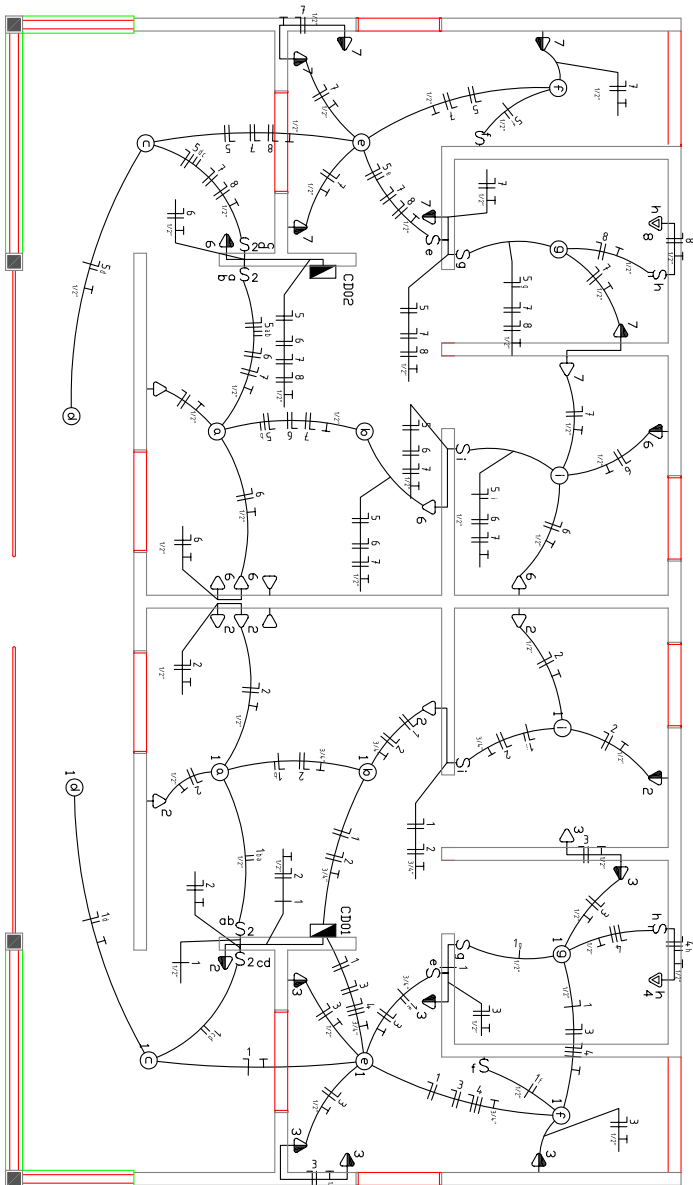

Planta Baixa - Elétrico


ESCALA 1/50

FOLHA		PROJETO		Condomínio Cidade Madureza-Unidade Habitacional	
01/04		PROPRIETÁRIO		Companhia Estadual de Habitação Popular	
		ENDEREÇO		Cajazeiras-PB	
DESENHO	DATA	RESPONSÁVEL	INSC. PIMP	RUBRICA	
CEHAP	Mar-2011	Diego Perazzo			
VISTO					
ESCALA		DESENHO			
1/50		Planta Baixa-Elétrico			
				QUANTO DE ÁREAS	
				Área construída: 108,00m ²	
				Área projeção coberta: 130,00m ²	
				ASSINADO	





CHPPRC202501303V01

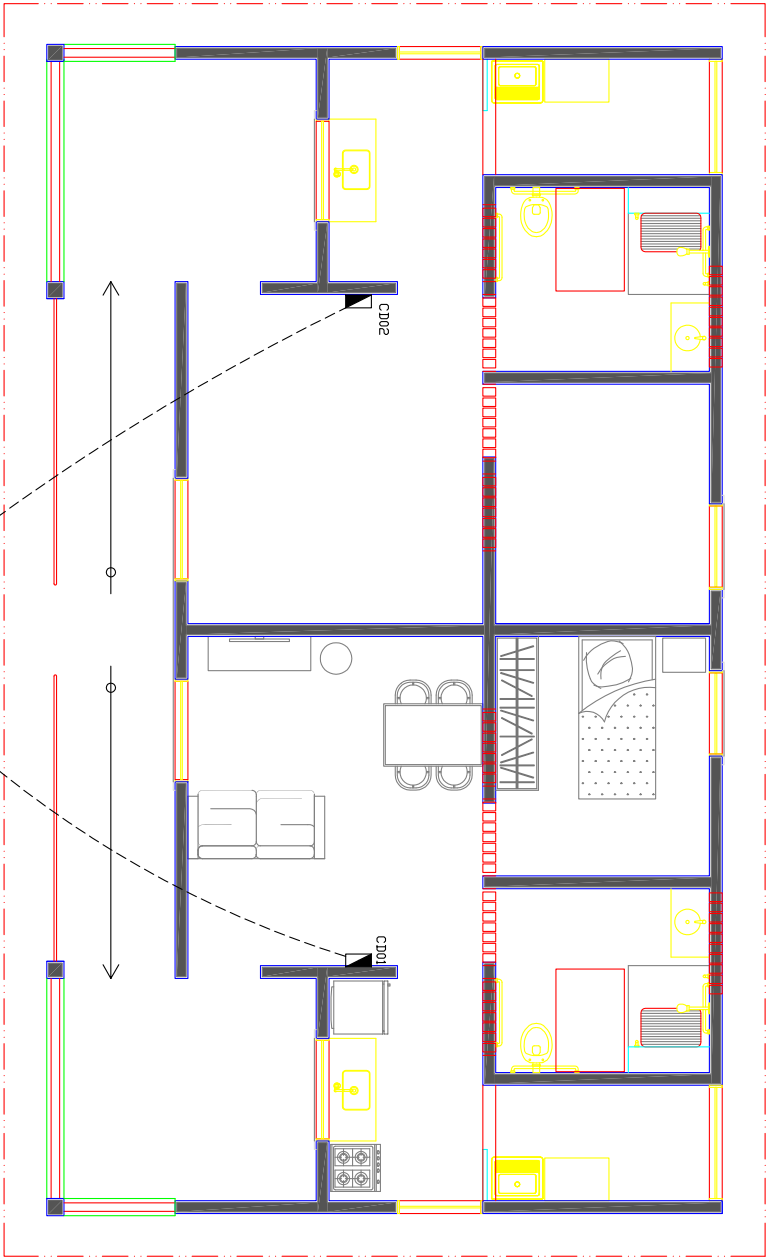

02 Entrada de Energia
ESCALA 1/50

FOLHA		02/04		PROJETO		Condomínio Cidade Madura- Unidade Habitacional	
DESENHO		CEHAP		PROPRIETÁRIO		Companhia Estadual de Habitação Popular	
DATA		RESPONSÁVEL		ENDEREÇO		Cajazeiras-PB	
DESENHO		DATA		RESPONSÁVEL		INSC. PUP	
ESCALA		ESCALA		DESENHO		PÚBLICA	
1/50		Entrada de Energia		QUADRO DE ÁREAS		Responsável	
						Área construída: 108,00m ²	
						Área projeção coberta: 130,00m ²	
						ASSINADO	




Assinado com senha por [CHP39313] [SENHA] JULIO GONÇALVES DA SILVEIRA em 11/06/2025 - 10:51hs.
Documento Nº: 7964352.65117383-4955 - consulta à autenticidade em
<https://pbdoc.pb.gov.br/sigaex/public/app/autenticar?n=7964352.65117383-4955>

Quadro de Cargas

CD01														
Circ.	Descrição	Iluminação 25W	Tomadas 100W	Chuveiro 4500W	Pot. V.	Pot. V.A	Demanda (%)	Fat. Pot.	Corr. A	Fases	Prot. A	Cond. mm2	Fases ABC	Obs.
1/5	Iluminação	8			200	200,00	86%	1	0,91	1	10A	1,5	A	Obs.1
2/6	Tomadas		7		700	700,00	86%	0,8	3,18	1	10A	2,5	A	Obs.1
3/7	Tomadas		7		700	700,00	86%	0,8	3,18	1	10A	2,5	A	Obs.1
4/8	Chuveiro Elétrico			1	3500	3500,00	100%	1	15,90	1	20A	4	A	Obs.1
Total		8	14	1	5100	5100,00			23,17					
Aliment.	C=10m OT=2%								31,7	1	30A	6	A	-
Demanda Conforme NDU 001 Energisa: 4,876 VA														

Demanda Conforme NDU 001 Energisa: 4.876 VA

LEGENDA:

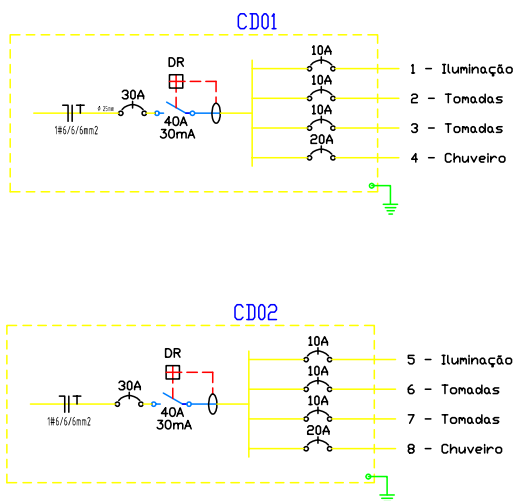

- Interruptor bipolar
- Interruptor duplo
- Interruptor simples
- Lâmpada Fluorescente Compacta
- Tomada 130cm
- Tomada baixa 30cm
- Tomada para chuveiro
- Quadro Geral de luz e força
- Disjuntor a seco - DIN 10A 1P
- Disjuntor a seco - DIN 16A 1P
- Disjuntor a seco - DIN 50A 1P
- Disjuntor DR 30mA 63A 1P
- Eletrodutos
- Neutro, Fase, Retorno, Terra


FOLHA			PROJETO	Condomínio Cidade Madura-Unidade Habitacional		
03/04			PROPRIETÁRIO	Companhia Estadual de Habitação Popular		
			ENDEREÇO	Cajazeiras-PB		
	DATA	RESPONSÁVEL	INSC. PMJP	RUBRICA	Responsável	
DESENHO	Abril-2013	Diego Perazzo				
COPIA						
VISTO						
ESCALA		DESENHO			QUADRO DE ÁREAS	
-		Quadro de cargas			Área construída: 108,00m ² Área projeção coberta: 130,00m ²	
					ARQUIVO	



Assinado com senha por [CHP39313] [SENHA] JULIO GONÇALVES DA SILVEIRA em 11/06/2025 - 10:51hs.
Documento Nº: 7964352.65117383-4955 - consulta à autenticidade em
<https://pbdoc.pb.gov.br/sigaex/public/app/autenticar?n=7964352.65117383-4955>



CHPPRC202501303V01

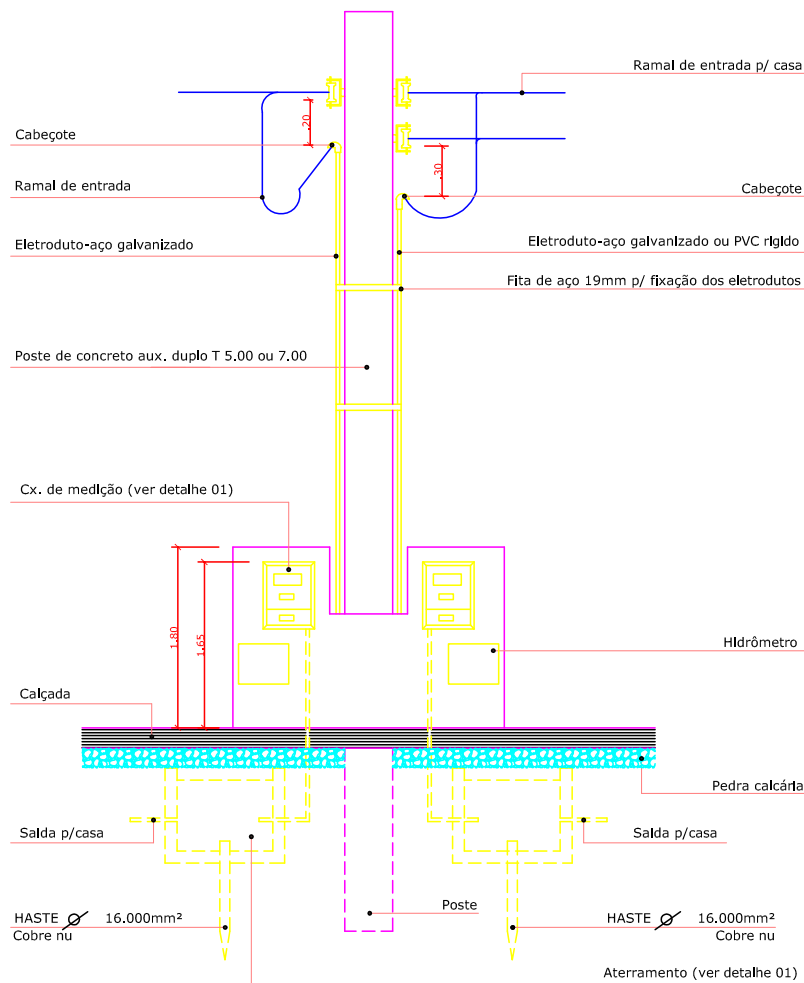

DETALHE DE INSTALAÇÃO-MEDIÇÃO EM MURETA
ESCALA 1/75

FOLHA 04/04		Cehap	PROJETO Condomínio Cidade Madura-Unidade Habitacional			
			PROPRIETÁRIO Companhia Estadual de Habitação Popular			
			ENDEREÇO Cajazeiras-PB			
	DATA	RESPONSÁVEL	INSC. PMJP	RUBRICA	Responsável	
DESENHO	Abril-2013	Diego Perazzo				
COPIA						
VISTO						
ESCALA		DESENHO			QUADRO DE ÁREAS	
-		Padrão de entrada			Área construída: 108,00m ² Área projeção coberta: 130,00m ²	
		ARQUIVO				

