


Quadro de Cargas

Quadro 1														Obs.
Circ.	Descrição	Iluminação 25W	Tomadas 100W	Ar Cond. 1170W	Pot. W	Pot. V.A	Demanda (%)	Fat. Pot.	Corr. A	Fases	Prot. A	Cond. mm2	Fases ABC	
1	Iluminação	30			750	750.00	40%	1	3.41	1	10A	1.5	A	
2	Tomadas		9		900	900.00	40%	1	4.09	1	10A	2.5	A	
3	Tomadas		9		900	900.00	40%	1	4.09	1	10A	2.5	A	
4	Tomadas		6		600	600.00	40%	1	2.73	1	10A	2.5	A	
5	Tomadas		6		600	600.00	40%	1	2.73	1	10A	2.5	A	
6	Ar-Condicionado Sla de Curativos			1	1170	1170.00	100%	1	5.32	1	10A	2.5	A	Obs.:
7	Ar-Condicionado Enfermaria			1	1170	1170.00	100%	1	5.32	1	10A	2.5	A	Obs.:
8	Ar-Condicionado Cons. Médico			1	1170	1170.00	100%	1	5.32	1	10A	2.5	A	Obs.:
9	Ar-Condicionado Cons. Odontológico			1	1170	1170.00	100%	1	5.32	1	10A	2.5	A	Obs.:
Total		30	30	4	8430	8430			38.32					
Aliment.	C=10m								26.8	1	40A	16	A	-

Demanda Conforme NDU 001 Energisa: 6180 VA

LEGENDA:

	- Interruptor duplo
	- Interruptor simples
	- Lâmpada Fluorescente Compacta 25W
	- Tomada 130cm
	- Tomada baixa 30cm
	- Tomada para Ar Condicionado 12000 Btu's
	- Quadro Geral de luz e força
	- Caixa para Medidor
	- Disjuntor a seco - DIN 10A 1P
	- Disjuntor a seco - DIN 40A 1P
	- Disjuntor DR 0,03A 50A 1P
	- Eletroduto no Teto
	- Contorno do Quadro tracejado
	- Neutro, Fase, Retorno, Terra

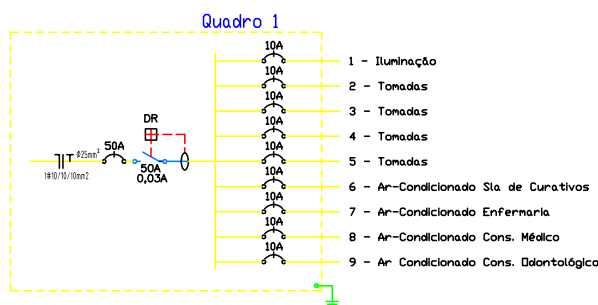


FOLHA			PROJETO		Cidade Madura-Posto Médico-Elétrico
02/04			PROPRIETÁRIO		Companhia Estadual de Habitação Popular
		ENDEREÇO		Cajazeiras-PB	
	DATA	RESPONSÁVEL	INSC. PMJP	RUBRICA	Responsável
DESENHO	Abril-2013	Julio Gonçalves			
COPIA					
VISTO					
ESCALA	DESENHO		QUADRO DE ÁREAS		
s/	Quadro de Cargas		Área Construída:117.42m ² Área de Coberta:144.90m ²		
			ARQUIVO		



Assinado com senha por [CHP39313] [SENHA] JULIO GONÇALVES DA SILVEIRA em 11/06/2025 - 10:51hs.
Documento Nº: 7964352.65117420-4183 - consulta à autenticidade em
<https://pbdoc.pb.gov.br/sigaex/public/app/autenticar?n=7964352.65117420-4183>



CHPPRC202501303V01

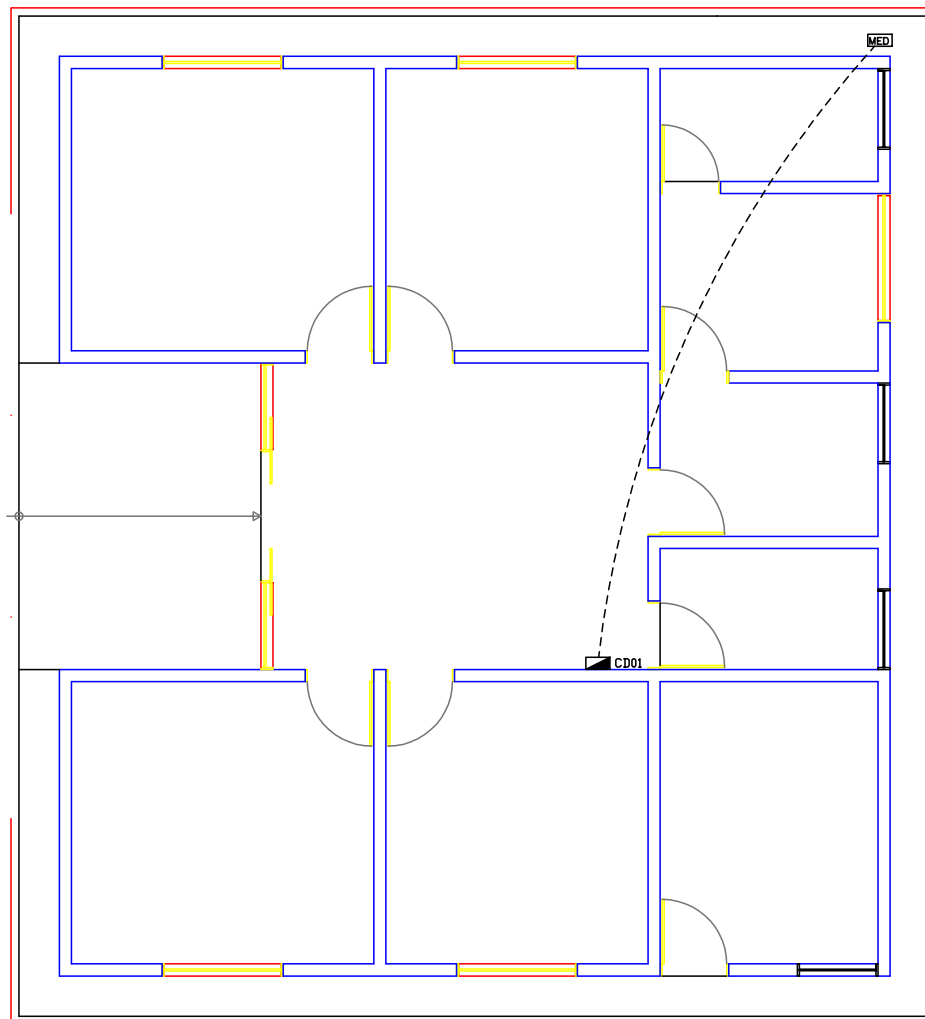


Planta Baixa - Entrada

ESCALA 1/75

FOLHA		 Cehap	PROJETO	Cidade Madura-Posto Médico-Elétrico		
03/04			PROPRIETÁRIO	Companhia Estadual de Habitação Popular		
			ENDEREÇO	Cajazeiras-PB		
	DATA	RESPONSÁVEL	INSC. PMJP	RUBRICA	Responsável	
DESENHO	Abril-2013	Julio Gonçalves				
COPIA						
VISTO						
ESCALA 1/75		DESENHO Planta Baixa Entrada			QUADRO DE ÁREAS	
					Área Construída:117.42m ² Área de Coberta:144.90m ²	
					ARQUIVO	



ENTRADA DE SERVIÇO COM MEDIÇÃO MONOFÁSICA
instalação em poste auxiliar

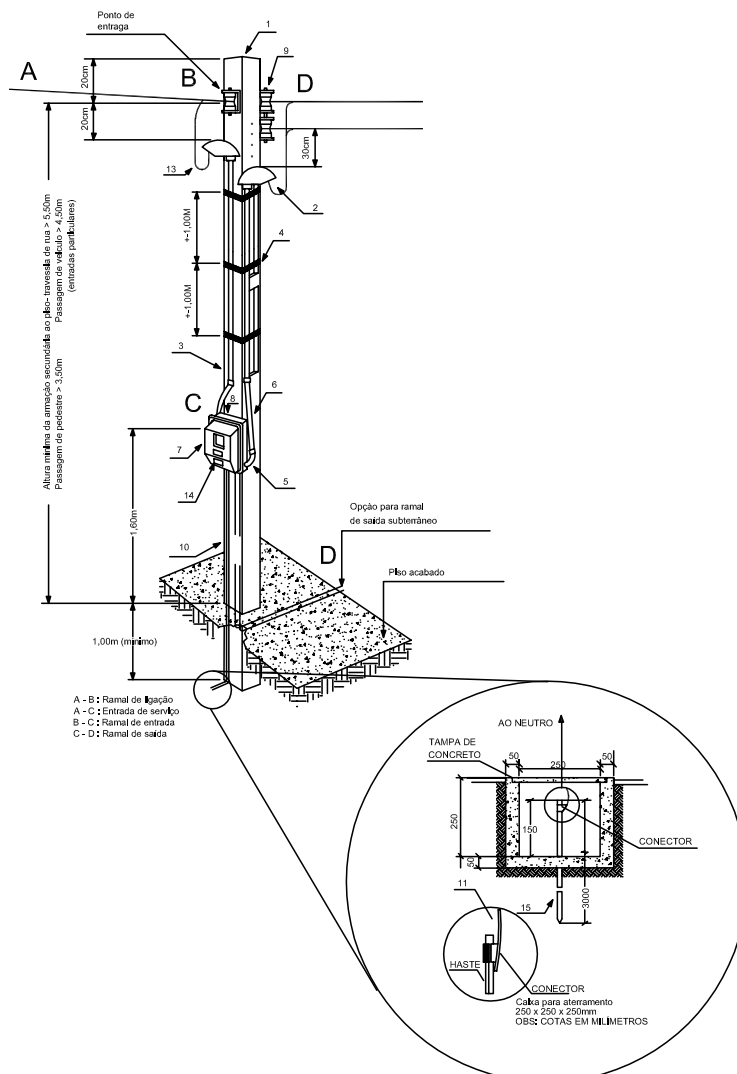

FOLHA			PROJETO		Cidade Madura-Posto Médico-Elétrico	
04/04			PROPRIETÁRIO		Companhia Estadual de Habitação Popular	
			ENDEREÇO		Cajazeiras-PB	
	DATA	RESPONSÁVEL	INSC. PMJP	RUBRICA	Responsável	
DESENHO	Abril-2013	Julio Gonçalves				
COPIA						
VISTO						
ESCALA		DESENHO			QUADRO DE ÁREAS	
s/					Padrão de Entrada	
					Área Construída:117.42m ²	
					Área de Coberta:144.90m ²	
					ARQUIVO	

