



Centro de Vivência onde deverá
ser instalado o sistema Solar

02 Planta Situação
ESCALA 1/1000



FOLHA							
01/01				PROJETO: Cidade MADura			
				PROPRIETÁRIO: Companhia Estadual de Habitação Popular			
				ENDEREÇO: Rua José de Sousa Cavalcante, s/n - Velame, Queimadas - PB			
	DATA	RESPONSÁVEL	INSC. PIMP	RUBRICA	Responsável		
DESENHO							
COPIA							
VISTO							
ESCALA	DESENHO				QUADRO DE ÁREAS		
1/2500	Planta de Localização						
1/1000	Planta de Situação						



CHPPRC202503251V01








CHPPRC202503251V01

03 Planta Baixa - Layout
ESCALA 1/75

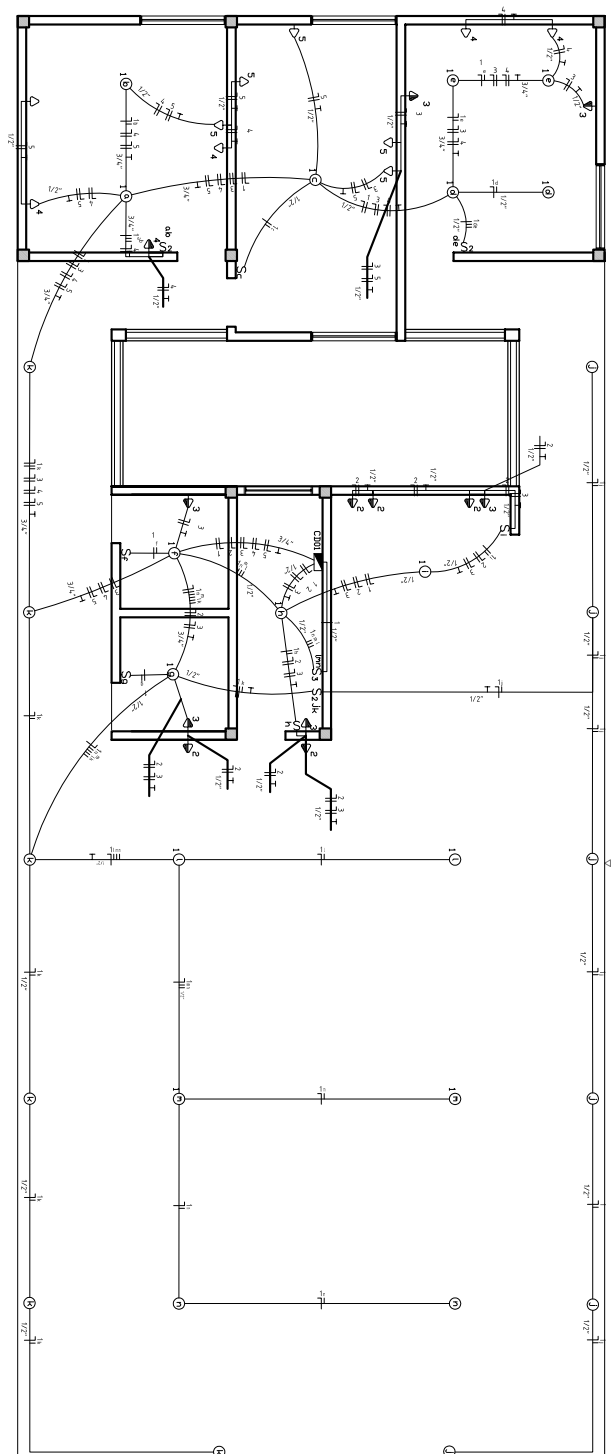

Cehap		GOVERNO DO ESTADO DA PARAÍBA SECRETARIA DE ESTADO DE DESENVOLVIMENTO HUMANO COMPANHIA ESTADUAL DE HABITAÇÃO POPULAR Recursos Próprios	
Panilha Nº 01/64	Data:	Escala:	Projeto Elétrico: Diego F. C. Campos
Projeto Elétrico	Projeto Elétrico	Projeto Elétrico	Projeto Elétrico




Assinado com senha por [CHP39313] [SENHA] JULIO GONÇALVES DA SILVEIRA em 25/11/2025 - 12:07hs.
Documento Nº: 9504101.78911197-2480 - consulta à autenticidade em
<https://pbdoc.pb.gov.br/sigaex/public/app/autenticar?n=9504101.78911197-2480>

Quadro de Cargas												
CD01												
Circ.	Descrição	Iluminação 25V	Tomadas 200V	Pot. W	Pot. VA	Demanda CD	Fat. Pot.	Corr. A	Fases	Prot. A	Cond. mm2	Fases ABC
1	Iluminação	27		675	675.00	100%	1	3.07	1	10A	1.5	A
2	Tomadas		5	1000	1000.00	100%	1	4.55	1	10A	2.5	A
3	Tomadas		6	1200	1200.00	100%	1	5.45	1	10A	2.5	A
4	Tomadas		5	1000	1000.00	100%	1	4.55	1	10A	2.5	A
5	Tomadas		6	1200	1200.00	100%	1	5.45	1	10A	2.5	A
Total		27	22	5075	5075	70%		23.07				
Aliment.	C=10m					70%		16.1	1	30A	10	A

Carga Demandada: 70% (3552.5 W) (3552.5 V.A)

LEGENDA:

	- Lâmpada Fluorescente Compacta
	- Interruptor duplo
	- Interruptor simples
	- Interruptor triplo
	- Tomada 130cm
	- Tomada baixa 30cm
	- Quadro Geral de luz e força
	- Cabo para Medidor
	- Disjuntor e secc 10A 1P
	- Disjuntor e secc 30A 1P
	- Disjuntor DR 30mA 40A 1P
	- Eletroduto subterrâneo
	- Eletroduto parede e teto
	- Neutro, Fase, Retorno, Terra

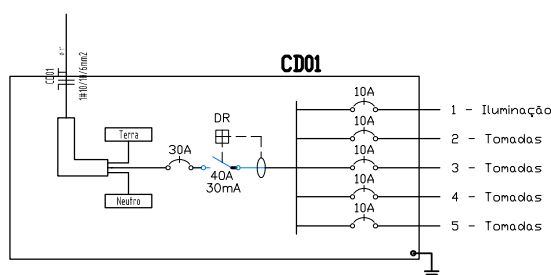

Cehap

GOVERNO DO ESTADO DA PARAÍBA
SECRETARIA DE ESTADO DE DESENVOLVIMENTO HUMANO
COMPANHIA ESTADUAL DE HABITAÇÃO POPULAR
Recursos Próprios

Prancha N°

Projeto Elétrico- Cidade Madura- Salão de Festas

02/64

Data:

Escala:

Projeto Elétrico:

Diego P. C. Campos

Prancha:

Quadro de cargas, diagrama unifilar e legenda

Desenho:

Projeto Arquitetônico:




Assinado com senha por [CHP39313] [SENHA] JULIO GONÇALVES DA SILVEIRA em 25/11/2025 - 12:07hs.

Documento Nº: 9504101.78911197-2480 - consulta à autenticidade em
<https://pbdoc.pb.gov.br/sigaex/public/app/autenticar?n=9504101.78911197-2480>



CHPPRC202503251V01

ENTRADA DE SERVIÇO COM MEDIÇÃO MONOFÁSICA instalação em poste auxiliar

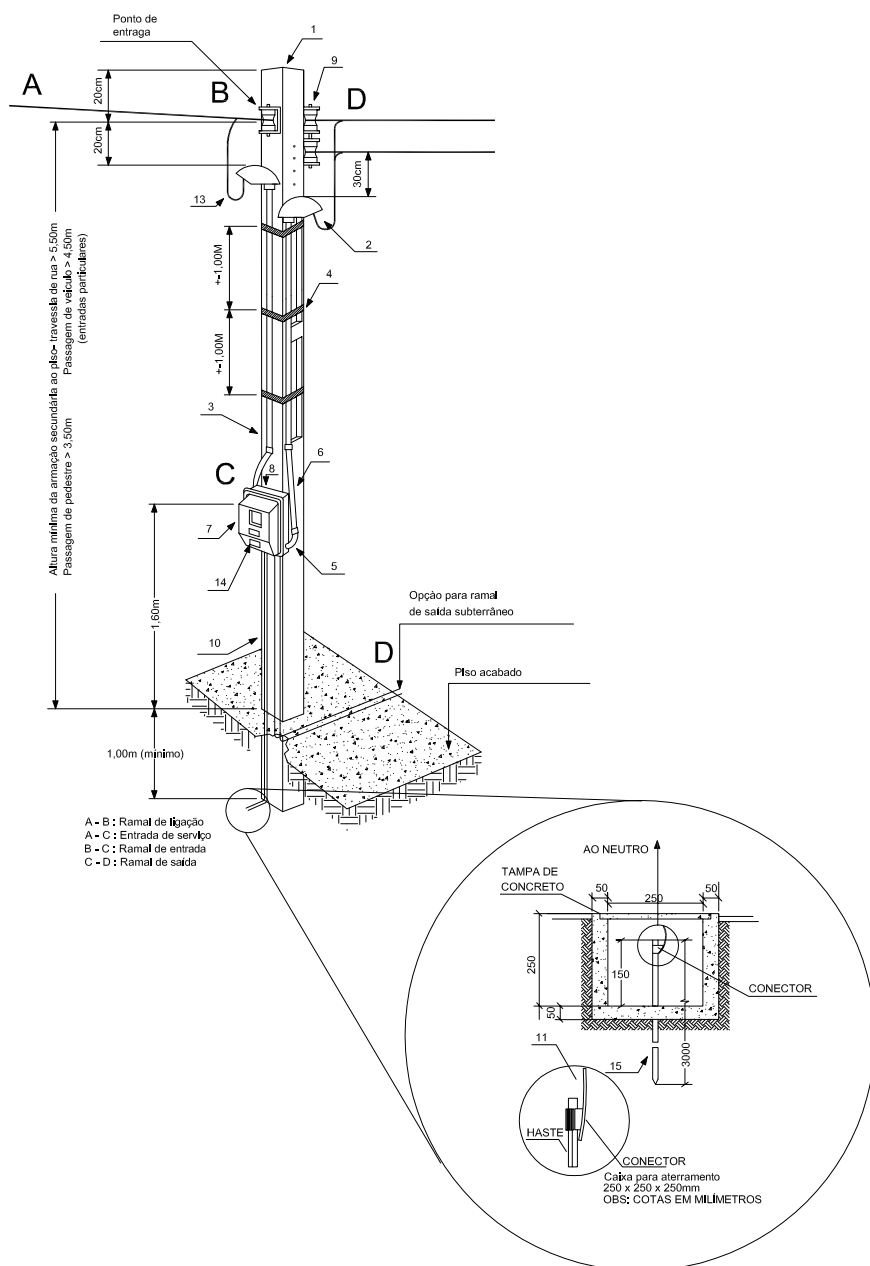

Cehap

GOVERNO DO ESTADO DA PARAÍBA
SECRETARIA DE ESTADO DE DESENVOLVIMENTO HUMANO
COMPANHIA ESTADUAL DE HABITAÇÃO POPULAR
Recursos Próprios

Prancha N°

Projeto Elétrico- Cidade Madura- Salão de Festas

03/64

Data:

Escala:

Projeto Elétrico:

Diego P. C. Campos

Prancha:

Padrão de Entrada

Desenho:

Projeto Arquitetônico:



Assinado com senha por [CHP39313] [SENHA] JULIO GONÇALVES DA SILVEIRA em 25/11/2025 - 12:07hs.


Documento Nº: 9504101.78911197-2480 - consulta à autenticidade em
<https://pbdoc.pb.gov.br/sigaex/public/app/autenticar?n=9504101.78911197-2480>



CHPPRC202503251V01



CHPPRC202503251V01

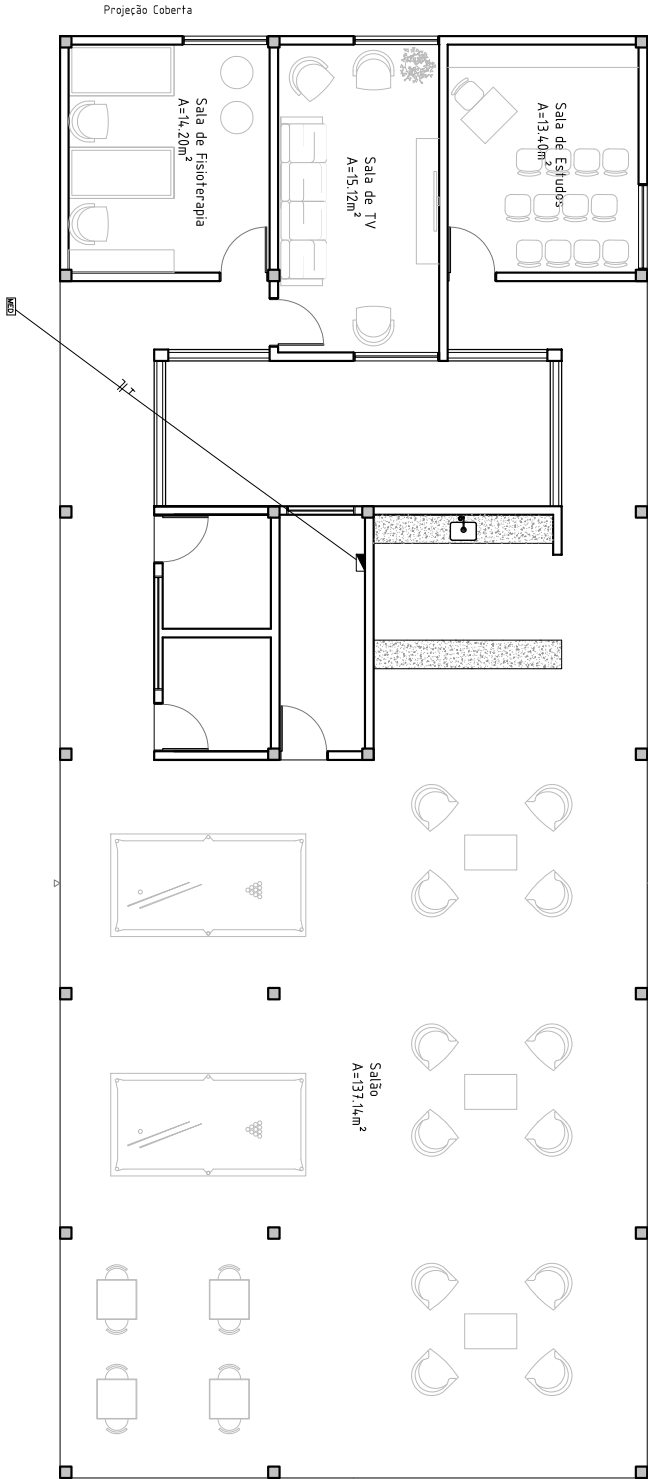

03
Planta Baixa - Layout
ESCALA 1/75

GOVERNO DO ESTADO DA PARAÍBA			
SECRETARIA DE ESTADO DE DESENVOLVIMENTO HUMANO			
COMPANHIA ESTADUAL DE HABITAÇÃO POPULAR			
Recursos Próprios			
Projeto Eletro- Cidade Madura- Sítio de Férias			
Prancha N°	04/04	Escala:	Projeto Eletro- Diego F. C. Campos
Prancha:	Entrada de Energia	Desenho:	Projeto Arquitetônico:

